

LEGENDE VRD


- Réseau eaux pluviales
 - Réseau eaux usées
 - Réseau eau potable
 - Rejet eau vers cours d'eau
 - Réseau Cfa
 - Réseau Cfo
 - Réseau Gaz
-
- Regard eaux pluviales TOITURES
 - Regard eaux pluviales VOIRIES
 - Regard à grille EPV
 - Regard eaux usées
 - Chambre de tirage courant faible
 - Chambre de tirage courant fort
 - poteau incendie
 - point de niveau futur
 - RIA
 - CHEMINEMENT PIETON STABILISE en Enrobé
 - BORDURE PERIPHERIQUE Gravitonnée

UNITECH
Blanchisserie Industrielle destinée au secteur nucléaire
Joinville (52)

MASSE VRD - Emplacements pietzos

Plan Masse
Echelle: 1 : 250

| | |
|---|--|
| Maitre d'ouvrage UNITECH | |
| Mandataire du groupement Maitre d'œuvre ARTELIA BÂTIMENT & INDUSTRIE | |
| Architectes AFA | |
| BET Electricité / CVCD ARTELIA | |
| Consultant sécurité incendie | |
| Bureau de contrôle Coordinateur SPS | |
| Geomètre - Expert | |

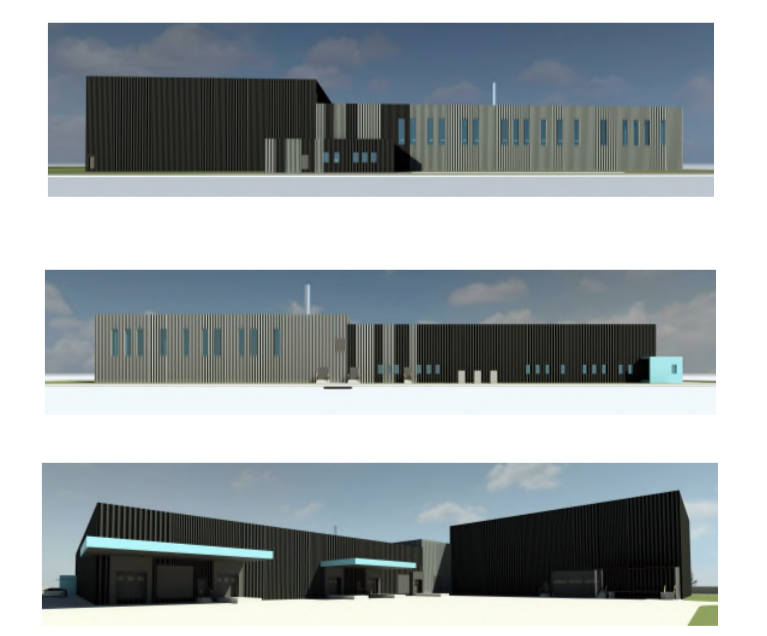

| Version | Date | Par | Objet | |
|---------|------------|-----|-------|----------------------------------|
| E | 12/11/2018 | CBY | GBR | Modification emplacement pietzos |
| D | Date 26 | CBY | GBR | Ajout pietzos |
| C | 22/10/2018 | CBY | GBR | Mise à jour masse pietzos |
| B | 16/03/2018 | CBY | GBR | VRD - bassin |
| A | 07/02/2018 | CBY | GBR | |
| 0 | 07/02/2018 | GBR | CBY | 1 ^{er} DIFFUSION |

0509-MASSE VRD Pietzo
Ech : 1 : 250

| | | | | | | | | | | | | | | | |
|--------|------|-------------|-----|-----|-----|------|----|------|----|--------|----|----|------|--------|---|
| Projet | 0047 | Emplacement | PRO | Lot | ARC | Type | PL | Zone | TZ | Niveau | TN | N° | 0509 | Indice | E |
|--------|------|-------------|-----|-----|-----|------|----|------|----|--------|----|----|------|--------|---|